


MAPA DO CEŁOW PROJEKTOWYCH			
m. Świdwin, obr. 011, dz. 8/8, 8/9, 8/11, 8/20, 19/20, 235/1	Identyfikator ewidencyjny	321601.1	Urząd Geodezyjno i Projektowy
	Identyfikator naziwa	Świdwin	inż. Marian Dworka
	Identyfikator naziwa	321601.1.0011	ul. Wpływ Rybnicki 4b
	Identyfikator naziwa	011	76-300 Świdwin
			tel. 94 36 52 248 kom. 502 421 148
			e-mail: geodazyjni@wp.pl
Skala: 1:500			
Data opracowania mapy: 03.07.2023 r.		Data sporządzenia: 03.07.2023 r.	
Planem odniesienia wysokości: Układ E1985/2000		Mapa sporządzonej: GG.6440.418.2023	
Lobozczenie katastralne: zgłoszenie pracy geodezyjnej GG.6440.418.2023			
Mapa do celów projekt. została wykonana bez uwzględnienia decyzji #zobowiązani grupowych o których mowa w Rozp. Min. Spr. Wev. i Adm. z dn.09.11.2019r.(Dz.U.2011 nr 263.1575) – par.8p4stf.			
Informacje dodatkowe:			
1. - - - - - zakres pomiaru.			
2. Mapa należy się do celów projektowych w zakresie pomiaru.			

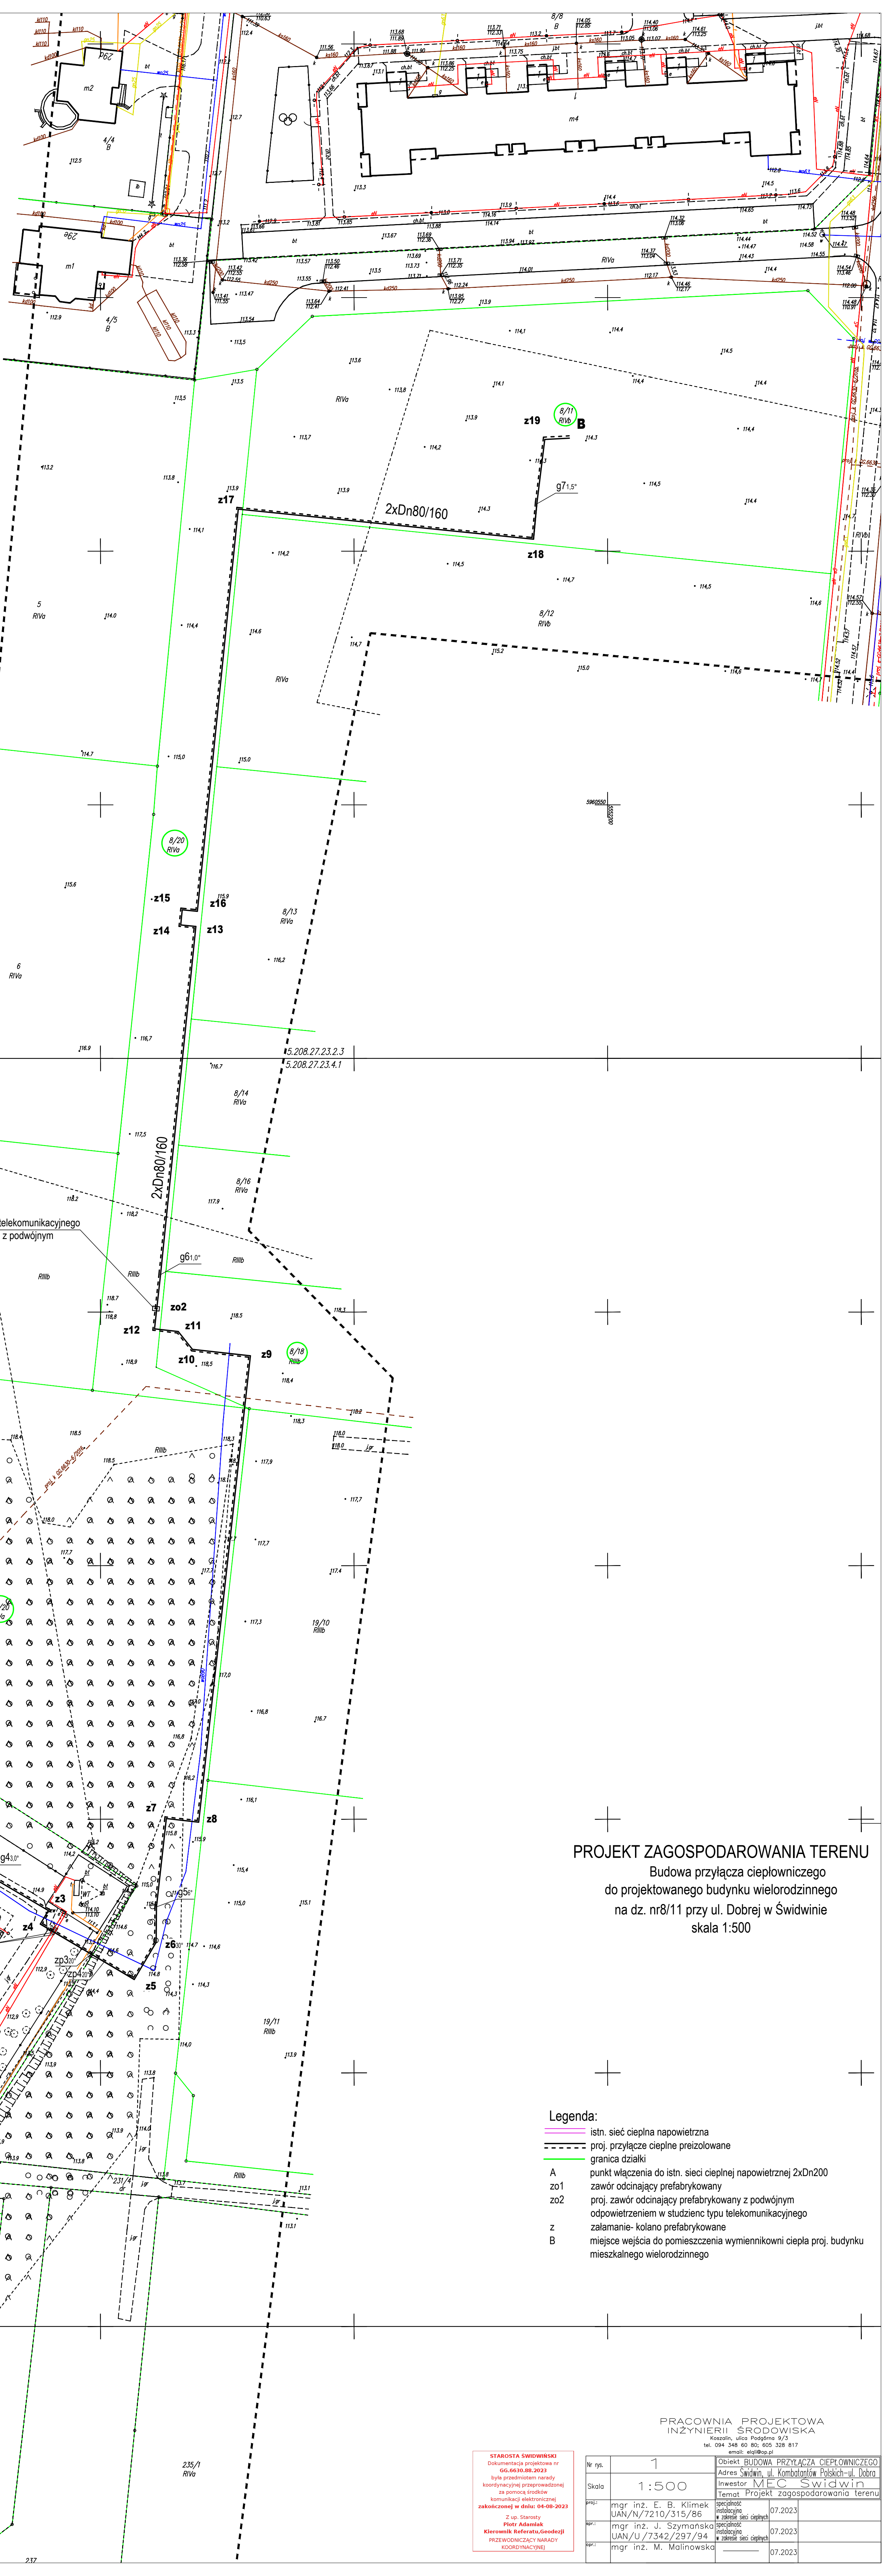

proj. studzienka typu telekomunikacyjnego na zawory odcinające z podwójnym odpowietrzeniem

PROJEKT ZAGOSPODAROWANIA TERENU
 Budowa przyłącza ciepłowniczego do projektowanego budynku wielorodzinnego na dz. nr8/11 przy ul. Dobrej w Świdwinie skala 1:500

- Legenda:**
- istn. sieć ciepła napowietrzna
 - proj. przyłącze ciepłownicze
 - granica działki
 - A** punkt włączenia do istn. sieci ciepła napowietrznej 2xDn200
 - zo1** zawór odcinający prefabrykowany
 - zo2** proj. zawór odcinający prefabrykowany z podwójnym odpowietrzeniem w studzienicy typu telekomunikacyjnego
 - z** zalamanie- kolano prefabrykowane
 - B** miejsce wejścia do pomieszczenia wymiennikowni ciepła proj. budynku mieszkalnego wielorodzinnego

PRACOWNIA PROJEKTOWA
 INŻYNIERII ŚRODOWISKA
 Kociszewo, ulica Podgórna 9/3
 tel. 094 348 60 80, 605 328 817
 e-mail: sio@pwp.pl

STAROSTA ŚWIDWINSKI Dokumentacja projektowa w GG.6440.418.2023 była przedmiotem narady koordynacyjnej przeprowadzonej za pomocą środków komunikacji elektronicznej (zakreślonej w dniu 04-09-2023 z up. Starosty Płocki Adamiak Kierownik Referatu/Główny KODROKORDYNACJNEJ)		Nr rys. 1 Skala 1:500 Data 07.2023	Temat Projekt zagospodarowania terenu Inwestor MEC Świdwin mgr inż. E. B. Klimek UAN/N/7210/315/86 mgr inż. J. Szymońska UAN/U/7342/297/94 mgr inż. M. Malinowska	Data 07.2023 Data 07.2023 Data 07.2023
--	--	--	---	--